

BAUVORHABEN:
Bestehende Gülleleitung
Freihof, 8577 Schönholzerswilen

BAUHERR:
Walter Arnold AG
Thurbruggstrasse 13a, 9215 Schönenberg

PLANVERFASSEN:
egger partner ag
Thurbruggstr. 13a, 9215 Schönenberg a. d. Thur

PLANUNGSPHASE:
Baueingabe

PLANNUMMER:
32.1.1

PLANTITEL:
Situation/ Grundriss

MEERESHÖHE:
±0.00= 495

PARZELLENR.:
580

MASSSTAB:
1:500, 1:1000

PROJEKTNUMMER:
18032

GEZEICHNET:
sgs

DATUM:
17.06.2021

REVIDIERT:

REVISION:

PLANGRÖSSE:
594x594



eggerpartner planungen für gewerbe, industrie,
landwirtschaft und wohnbauten.

egger partner ag | thurbruggstrasse 13a | 9215 schönenberg a. d. thur
t +41 71 644 81 81 | www.egger-partner.ch | info@egger-partner.ch

LEITUNGEN BESTAND:

SCHMUTZWASSER	INDUSTRIEWASSER	SCHMUTZWASSER	INDUSTRIEWASSER
REGENWASSER	GÜLLELEITUNG	REGENWASSER	GÜLLELEITUNG

LEITUNGEN PROJEKTIERT:


SCHMUTZWASSER	INDUSTRIEWASSER	SCHMUTZWASSER	INDUSTRIEWASSER
REGENWASSER	GÜLLELEITUNG	REGENWASSER	GÜLLELEITUNG

WERKLEITUNGEN BESTAND:

ELEKTRO/EW	WÄRMEPUMPE	ELEKTRO	WÄRMEPUMPE
WASSER	FERNWÄRME	WASSER	FERNWÄRME
TELEFON/TV	GAS	TELEFON/TV	GAS

WERKLEITUNGEN PROJEKTIERT:

ELEKTRO	WÄRMEPUMPE	ELEKTRO	WÄRMEPUMPE
WASSER	FERNWÄRME	WASSER	FERNWÄRME
TELEFON/TV	GAS	TELEFON/TV	GAS

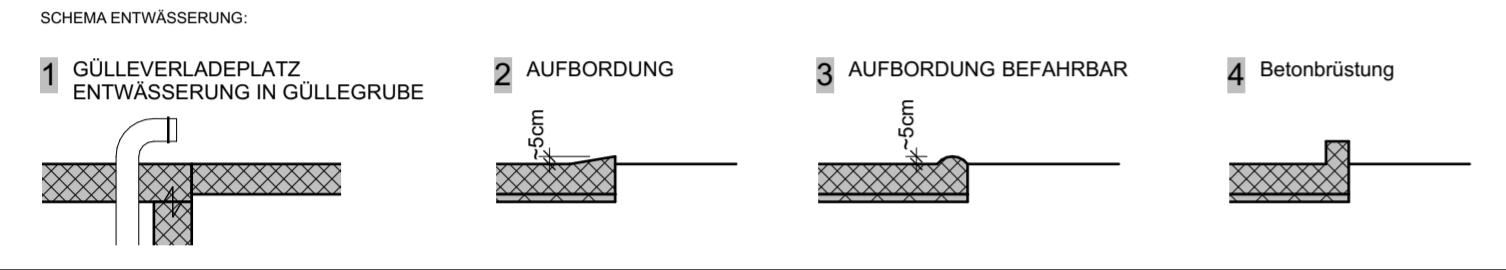

BAUHERR/ GRUNDEIGENTÜMER:
Walter Arnold AG
9215 Schönenberg


PLANVERFASSEN:
egger partner ag
9215 Schönenberg a. d. Thur

BESTAND

ABRUCH

NEU

SANIERUNG

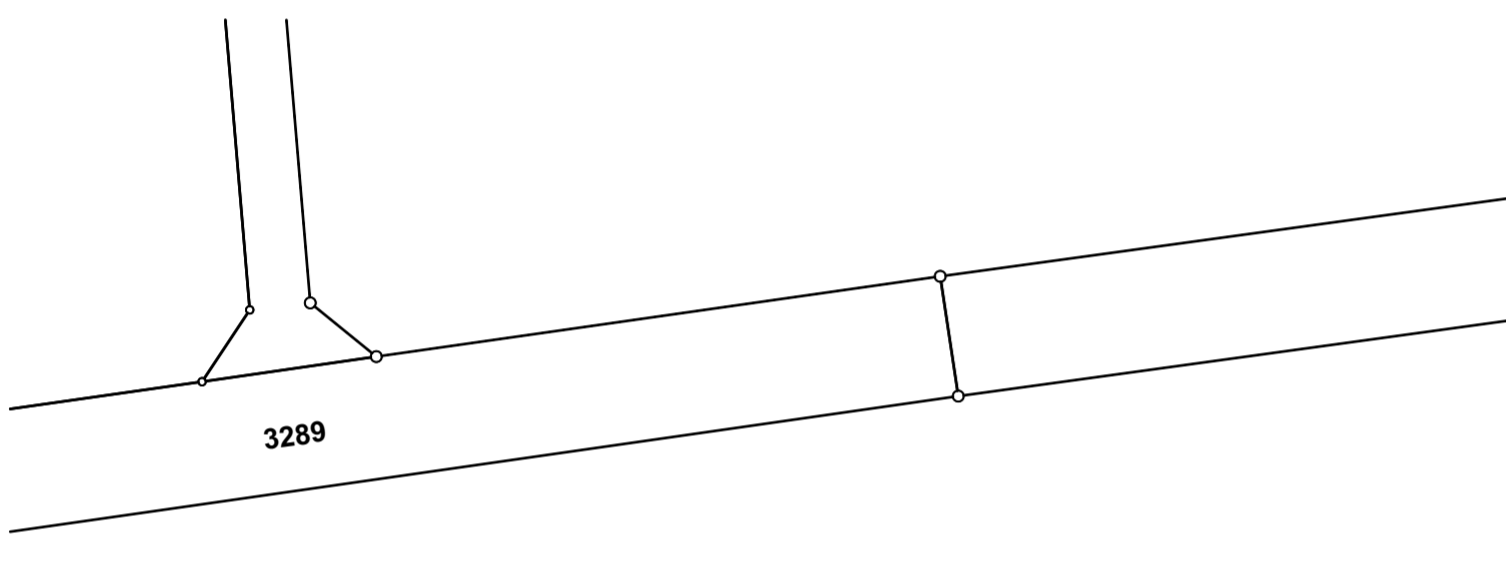

Situation 1:1000



Grundriss 1:500